



Roggia Biraghetta

Roggia Biraghetta

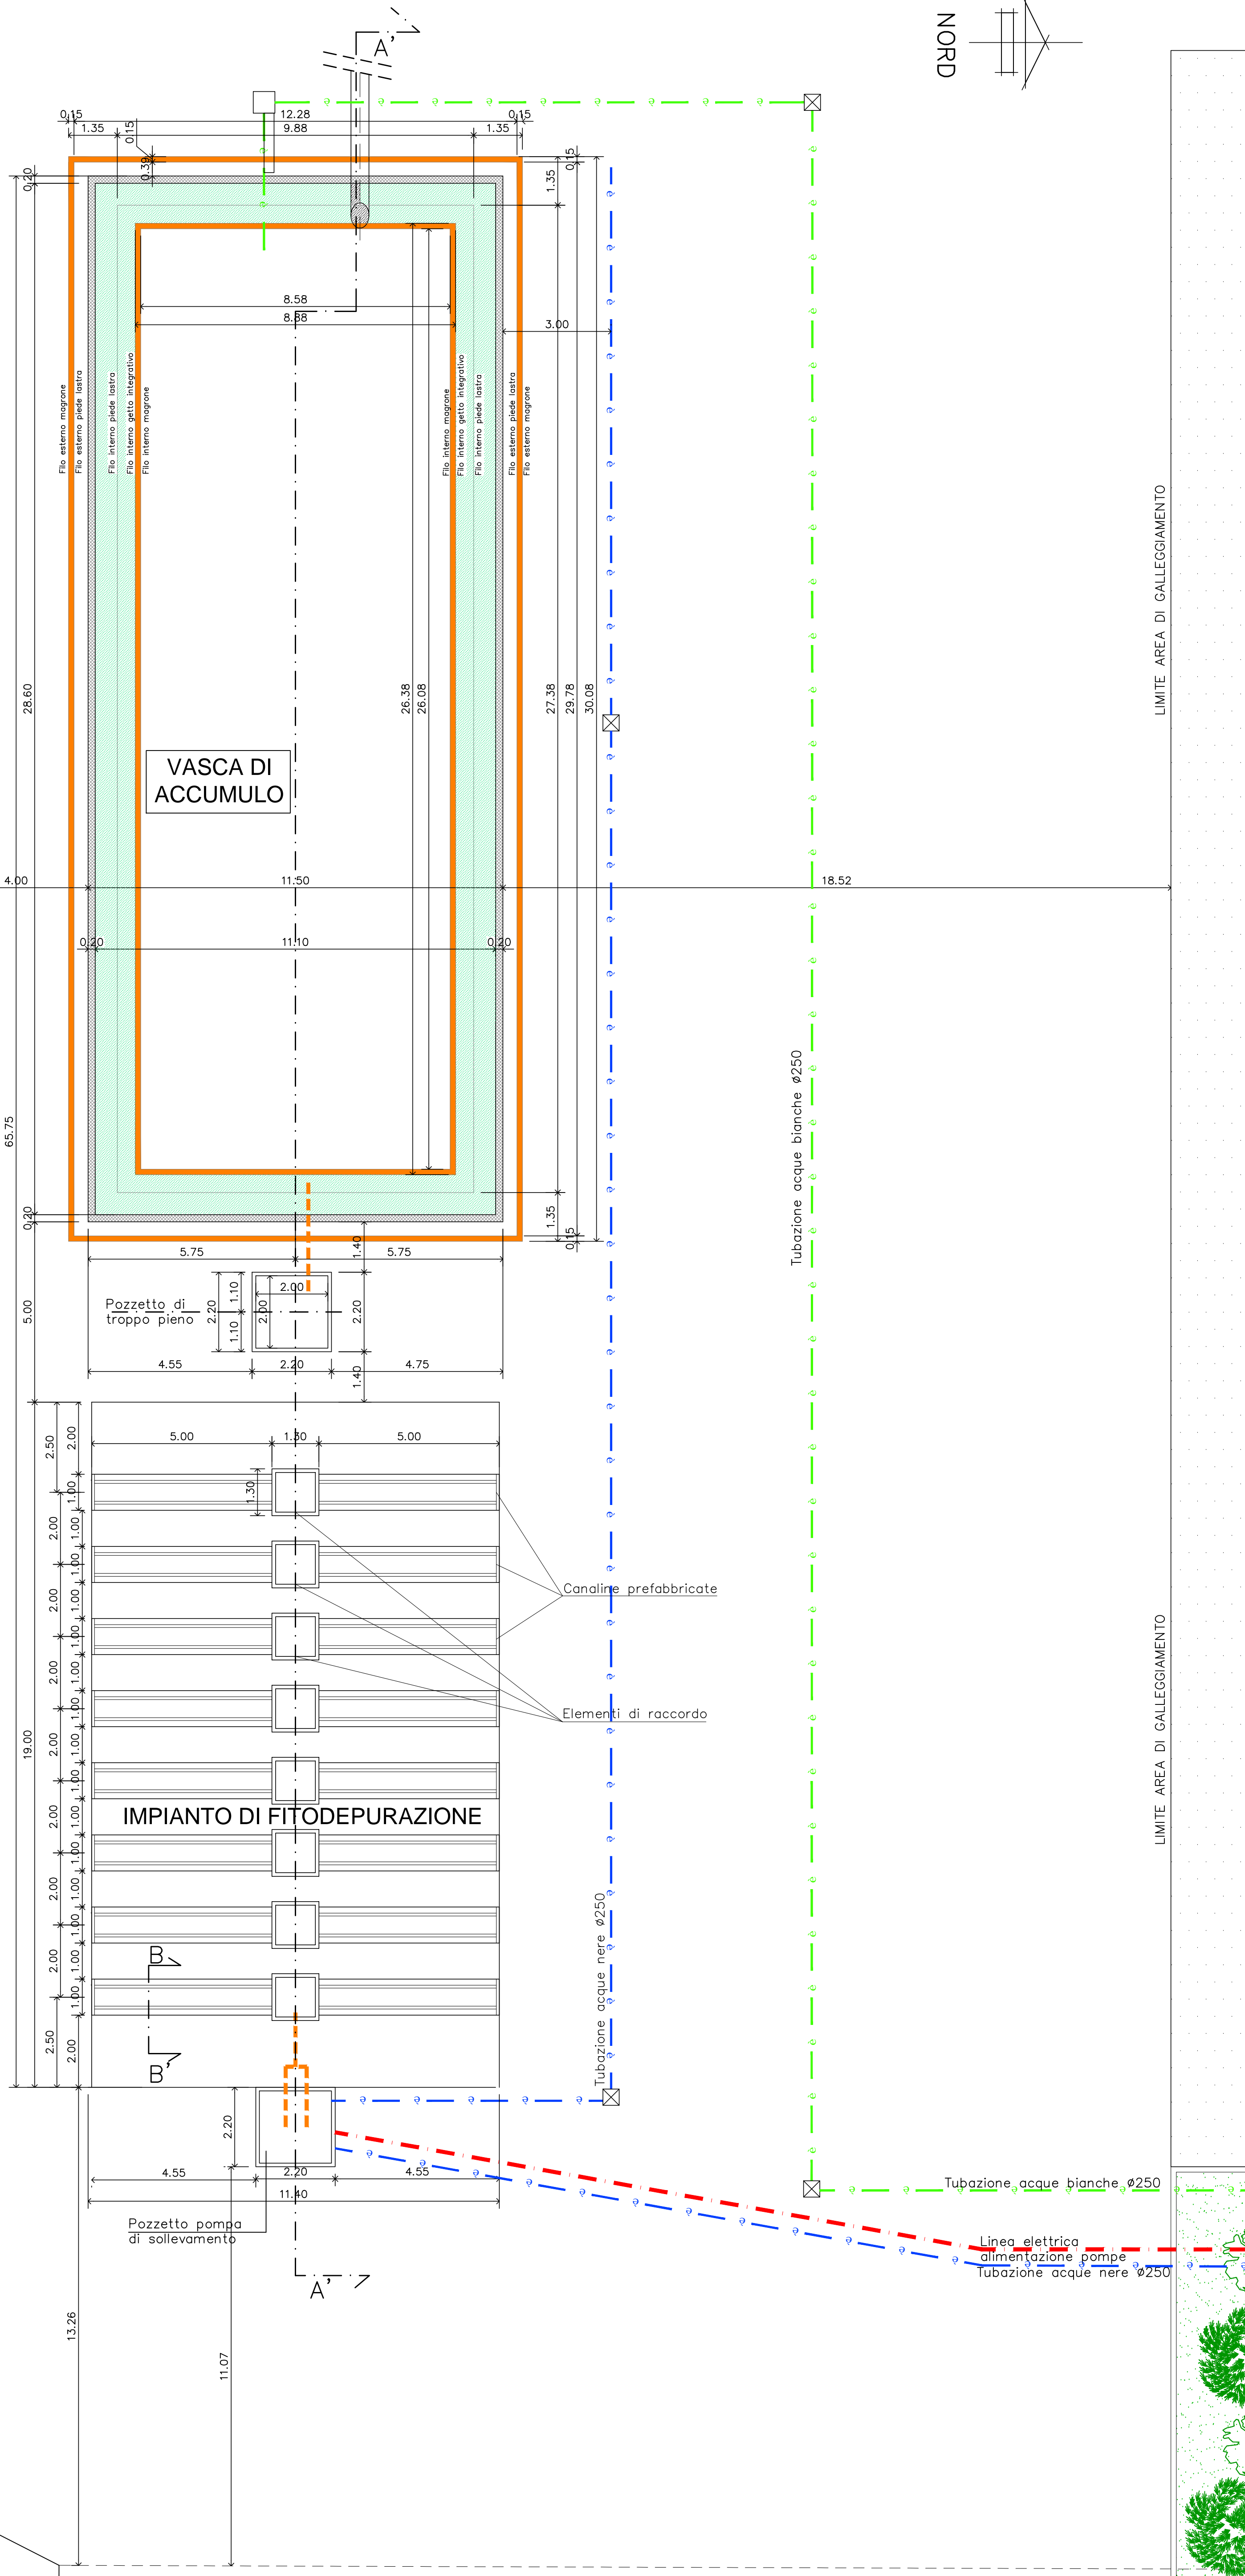


STRALCIO PLANIMETRICO – VASCHE DI DEPURAZIONE E DI ACCUMULO
– SCALA 1: 100 –

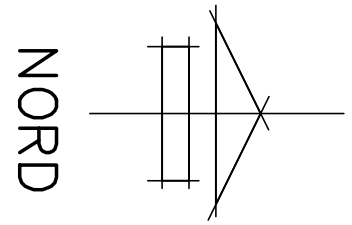


LIMITE AREA DI GALLEGGIAMENTO


LIMITE AREA DI GALLEGGIAMENTO

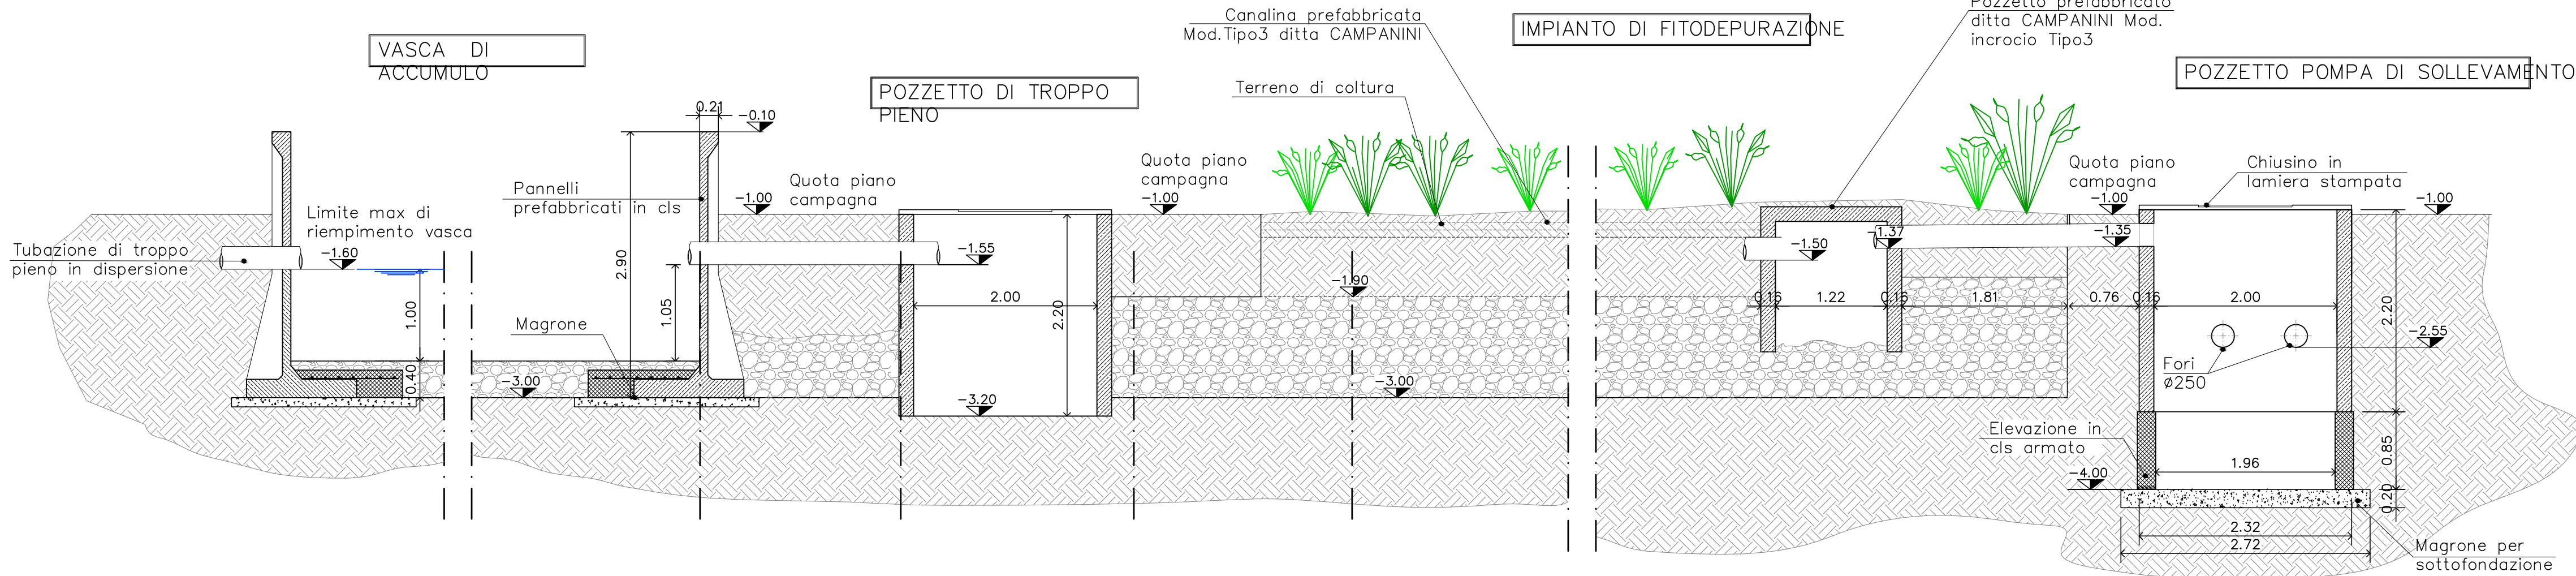

SEZIONE GENERALE A–A' SU VASCHE DI ACCUMULO E
FITODEPURAZIONE
– SCALA 1: 50 –

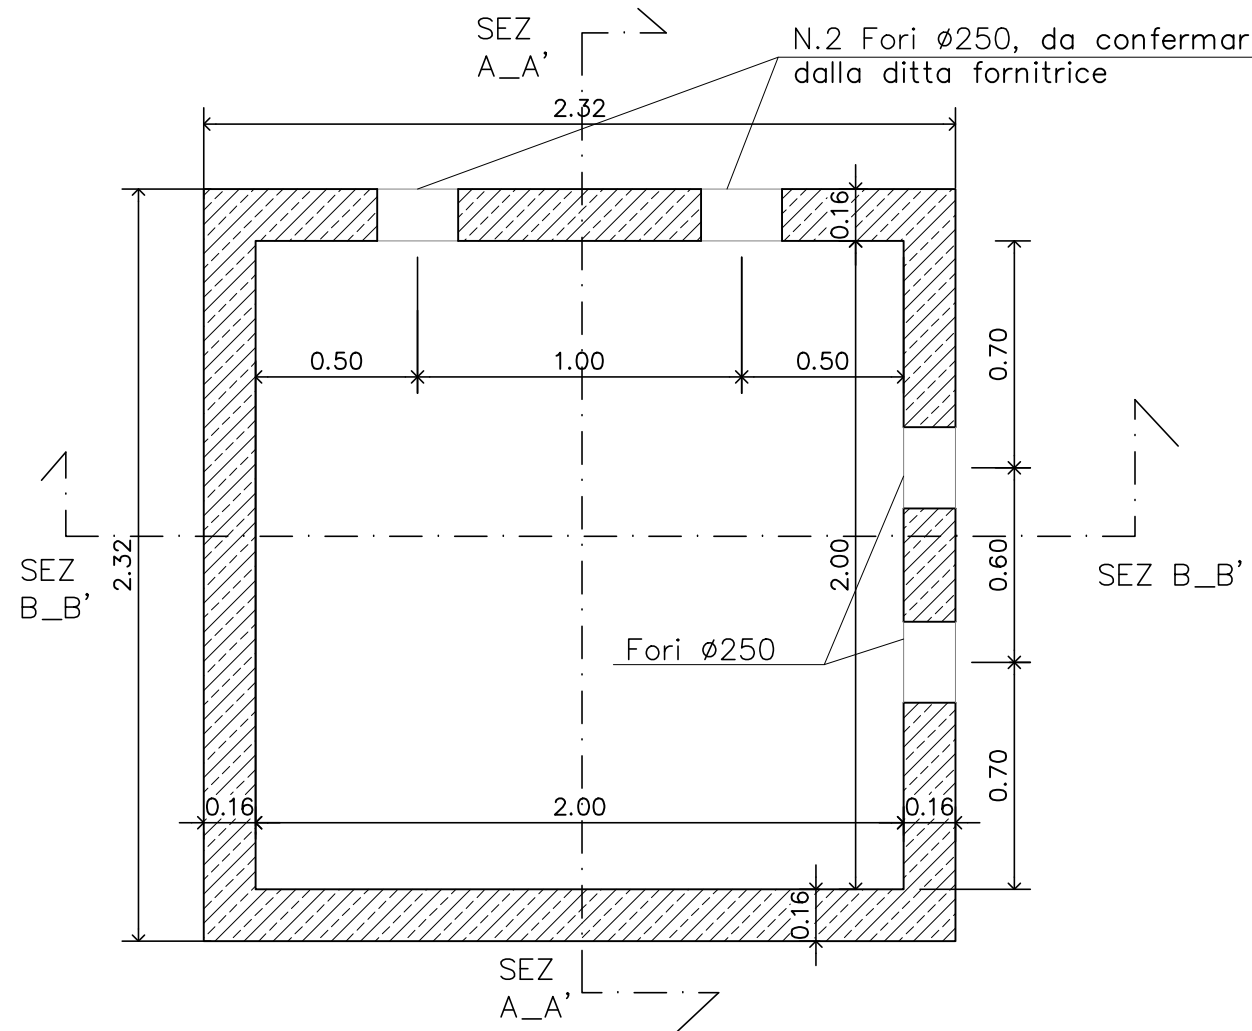


POZZETTO POMPA DI SOLLEVAMENTO –
PIANTA
– SCALA 1: 25 –

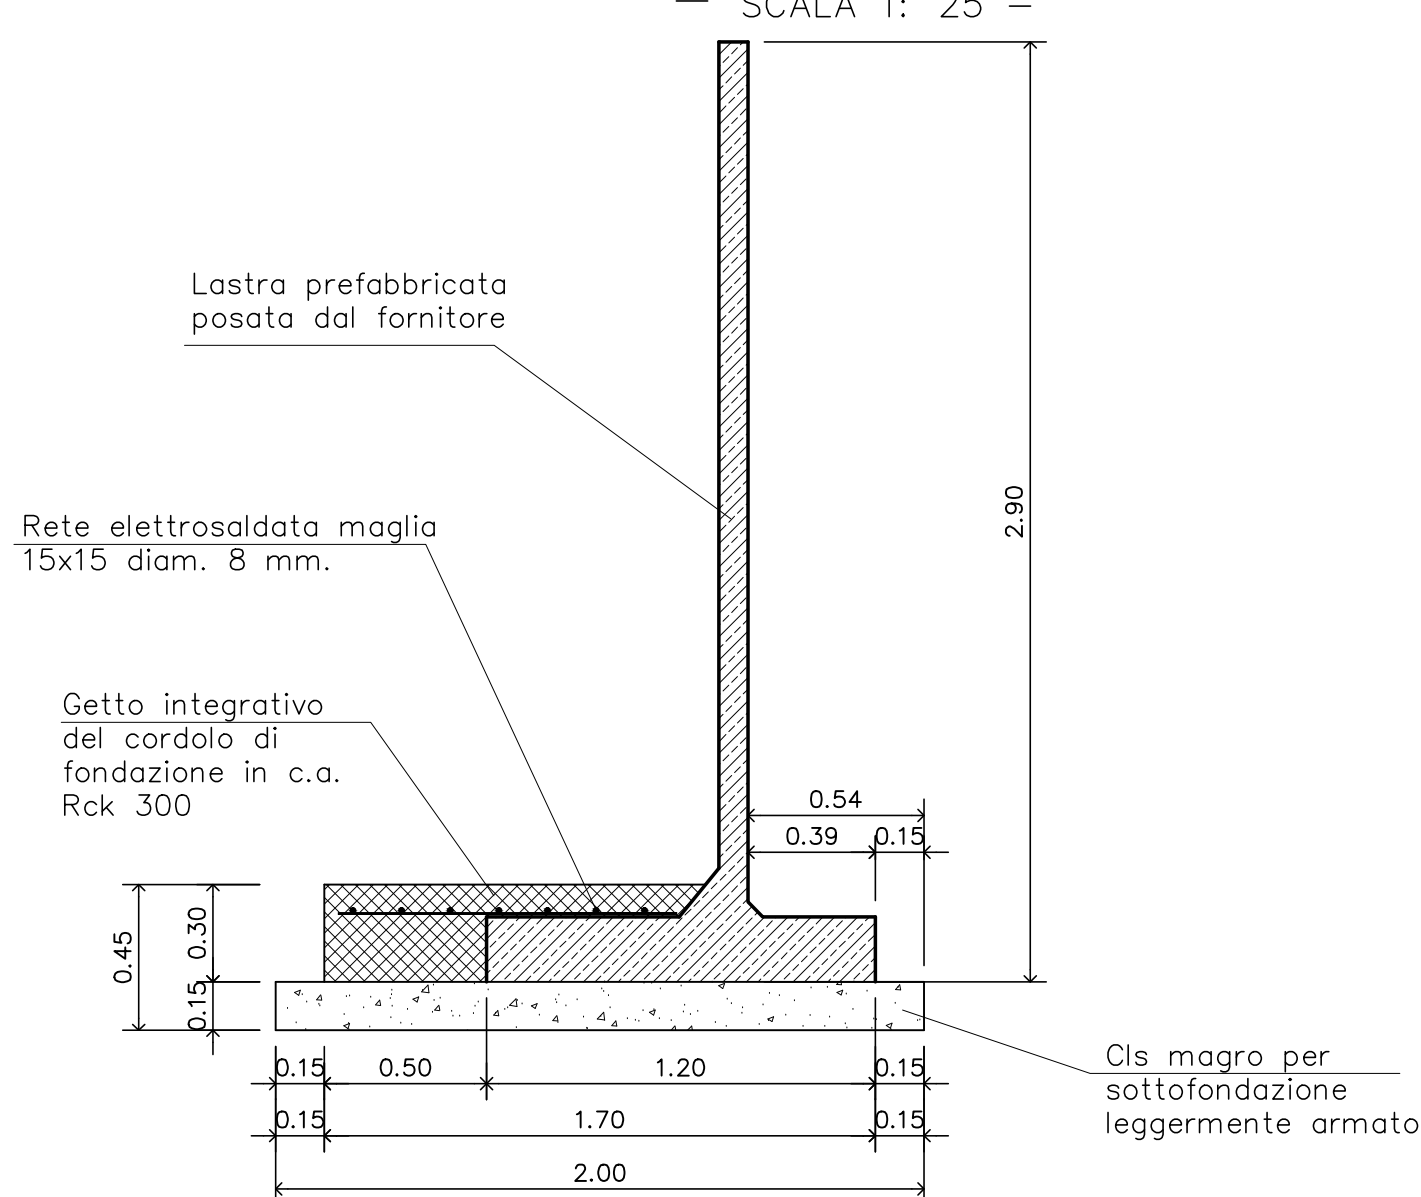


PARTICOLARE POSA LASTRA PREFABBRICATA
– SCALA 1: 25 –


LEGENDA	
	CAVIDOTTO CORRUGATO IMPIANTO ELETTRICO Ø 110 mm
	ALIMENTAZIONE POMPA DI SOLLEVAMENTO
	RETE SMALTIMENTO ACQUE NERE Ø 250 mm
	RETE SMALTIMENTO ACQUE BIANCHE Ø 250 mm
	TUBAZIONE IN PVC Ø250 PER COLLEGAMENTO
	POZZETTI
	POZZETTO PREFABBRICATO IN CLS DIM. 50x50 CON CHIUSINO IN GHISA CARRABILE CLASSE C250

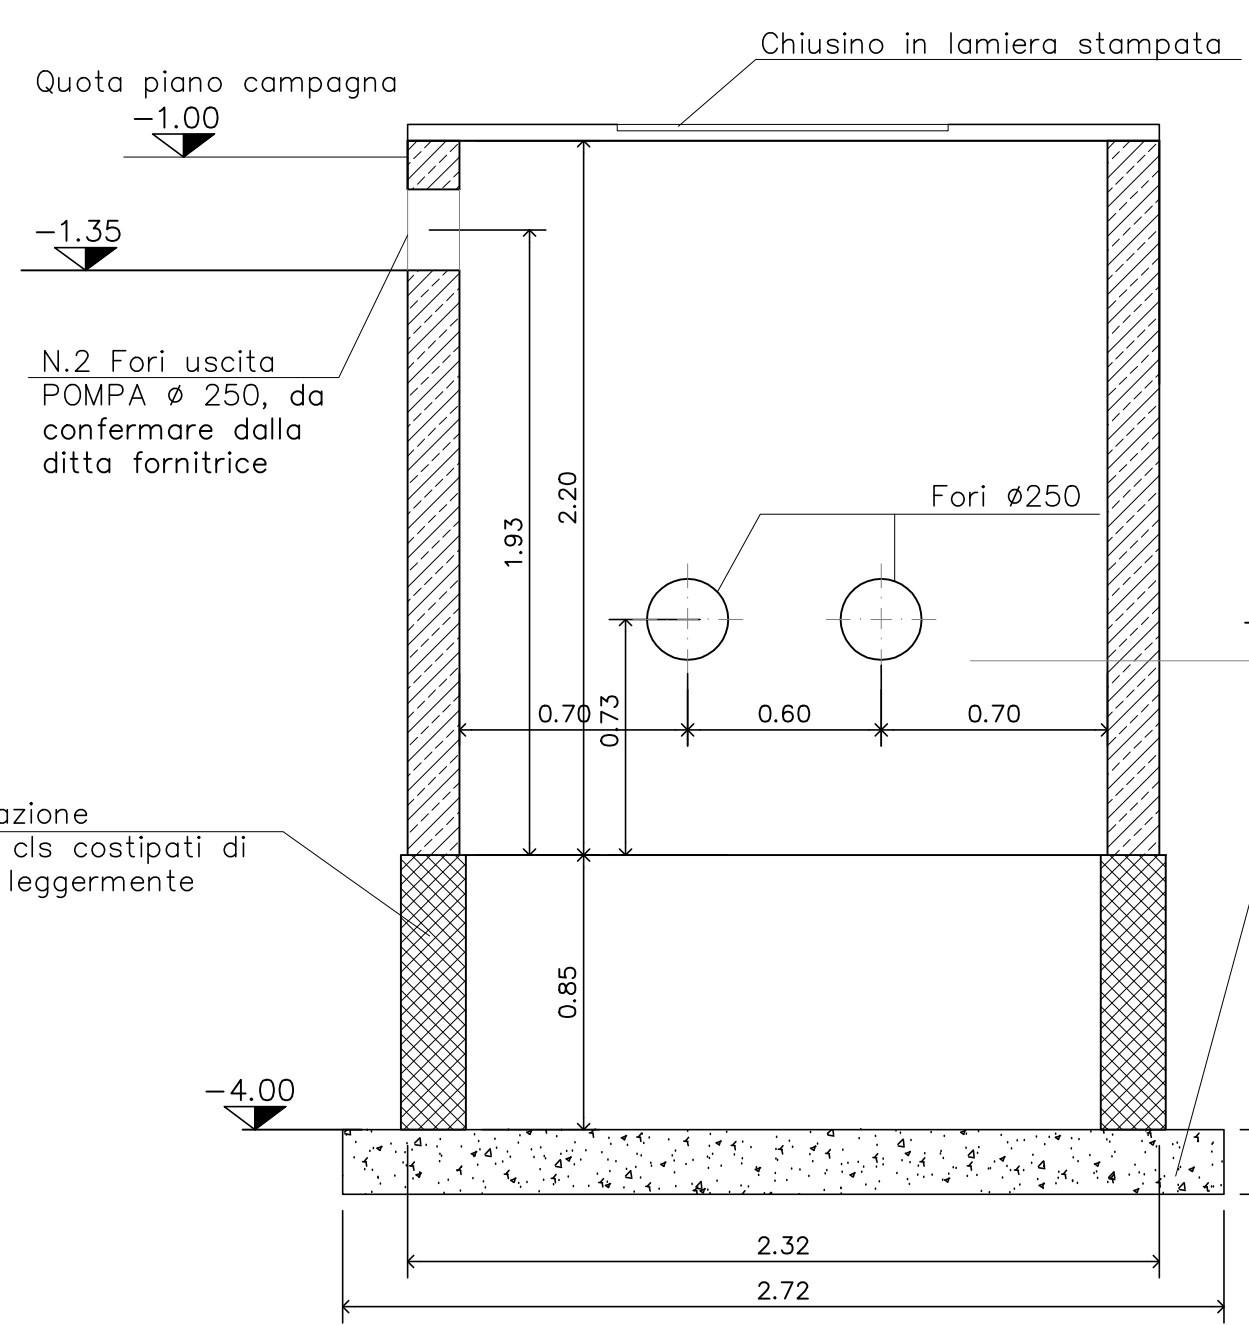

POZZETTO POMPA DI SOLLEVAMENTO SEZIONE
A–A'
– SCALA 1: 25 –

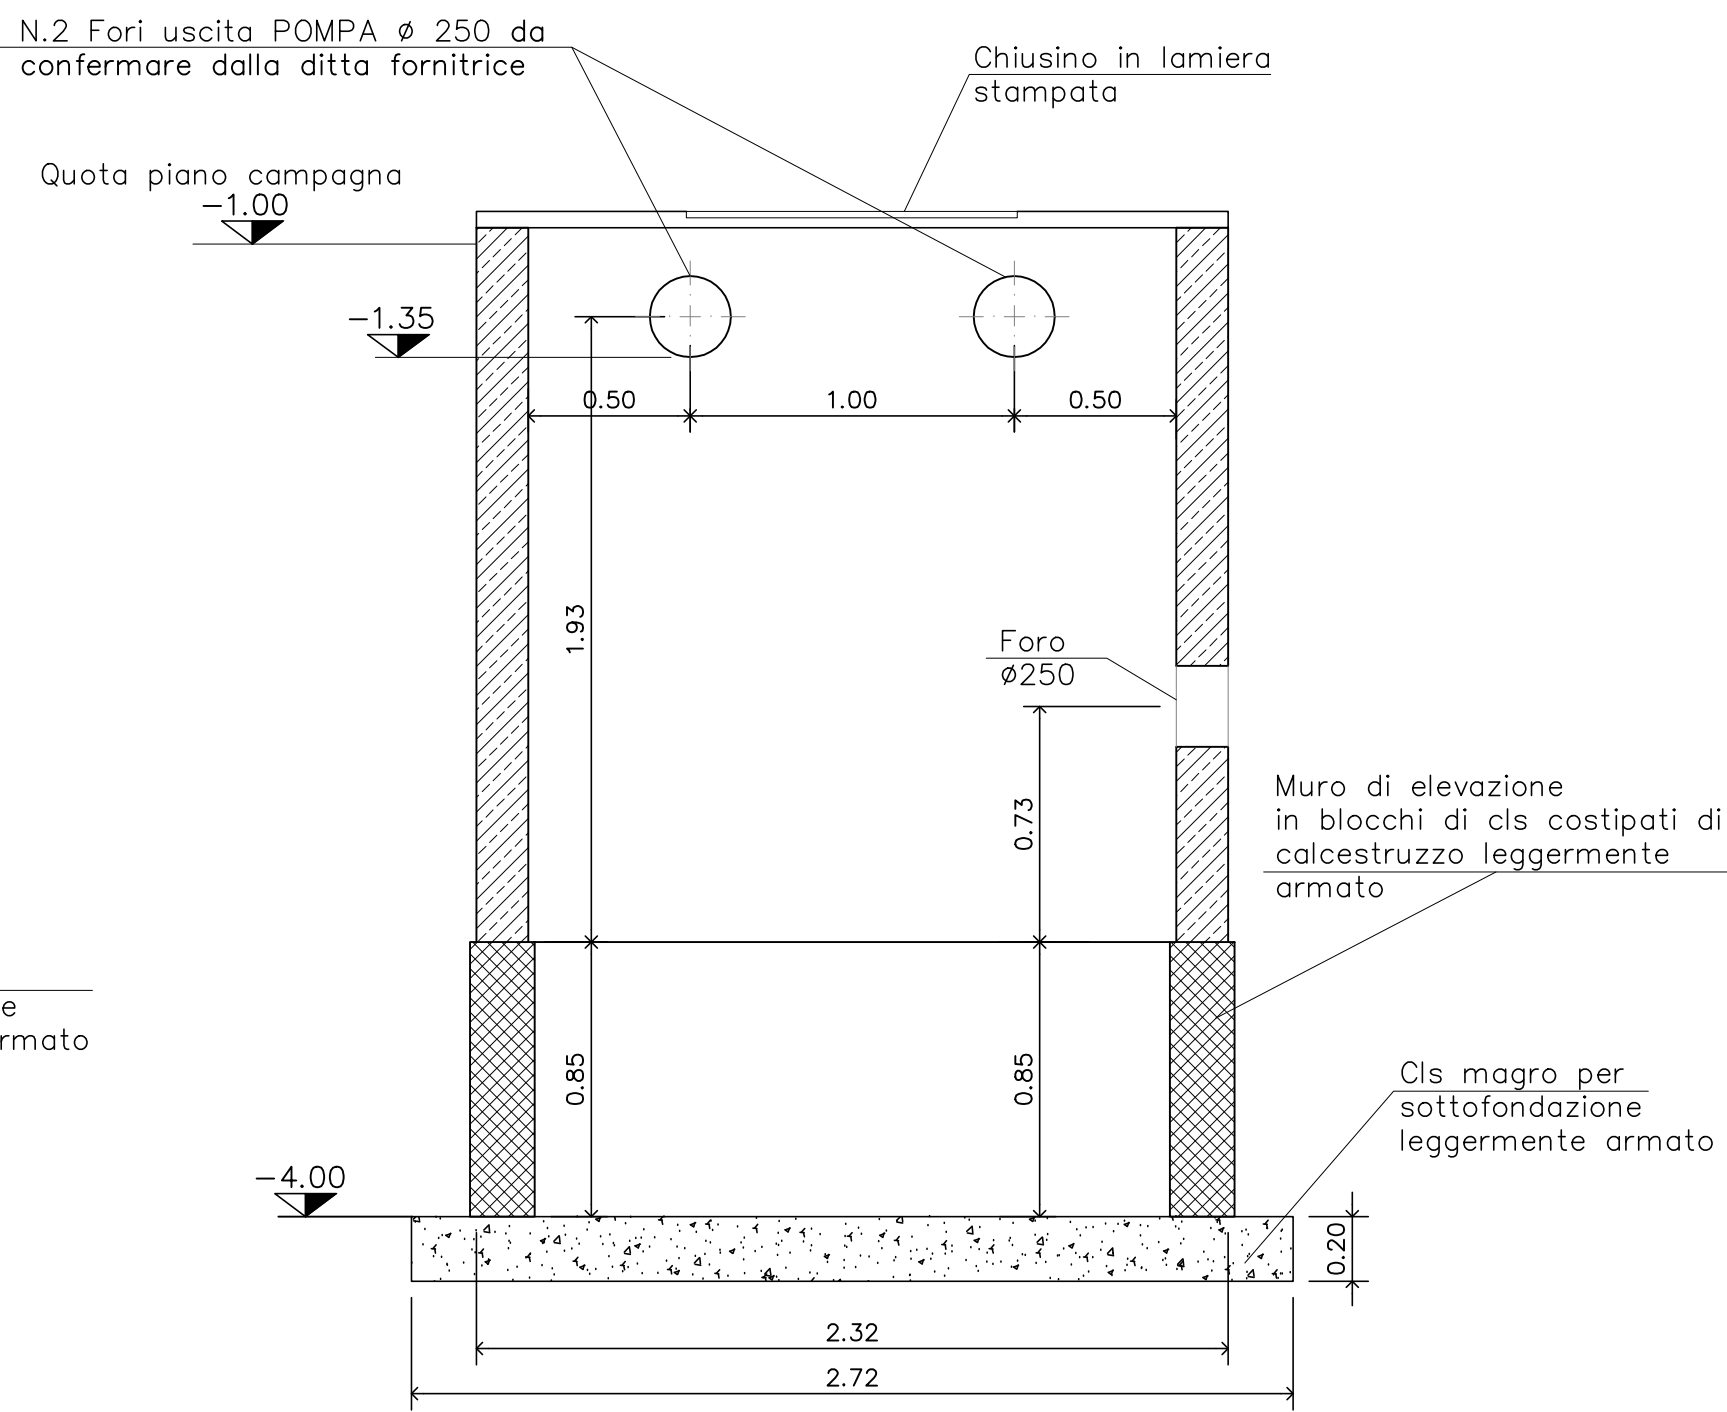

POZZETTO POMPA DI SOLLEVAMENTO SEZIONE
B–B'
– SCALA 1: 25 –

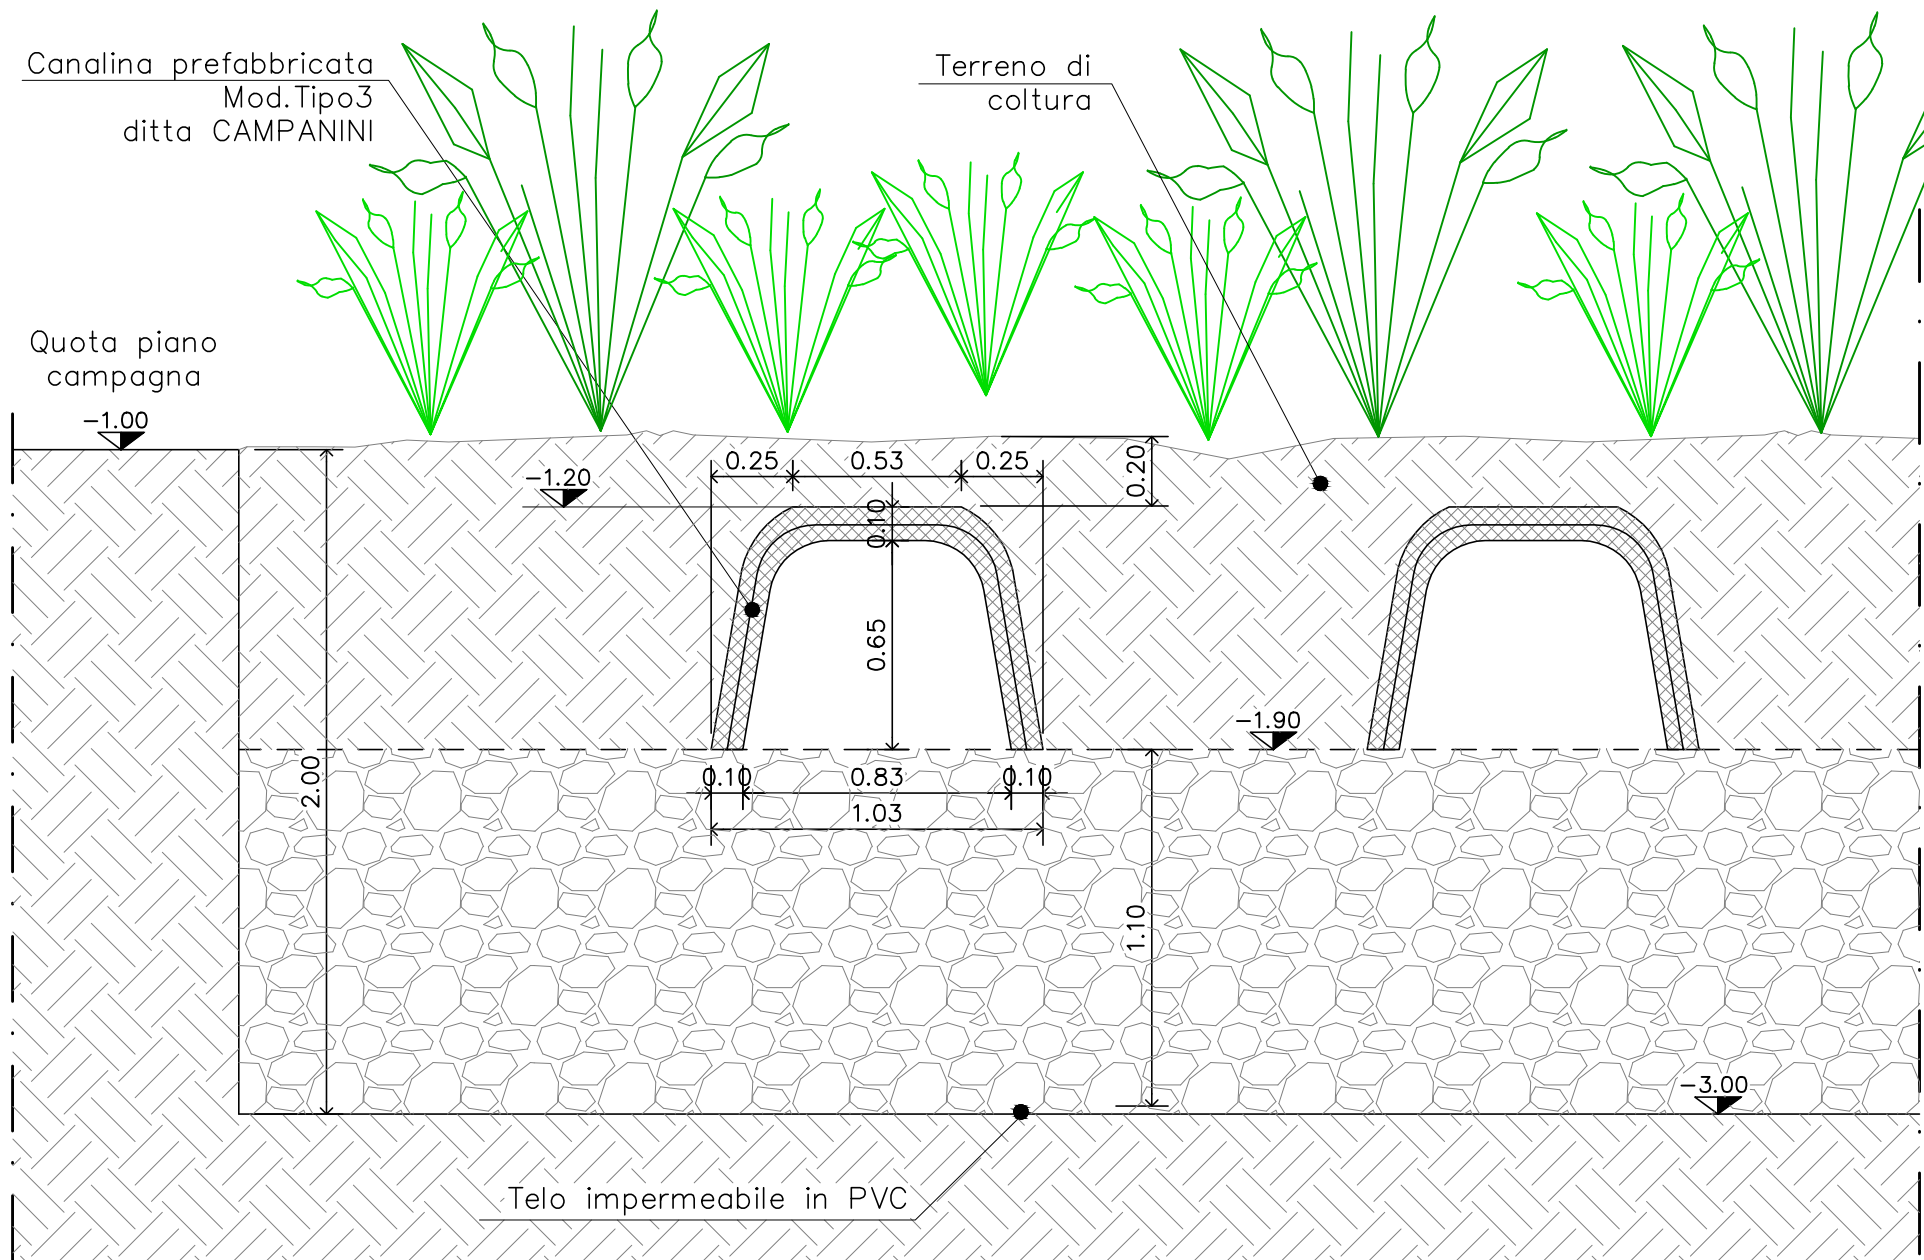

SEZIONE B–B' SU VASCA DI FITODEPURAZIONE
– SCALA 1: 25 –

IL RICHIEDENTE: CO.FI.IM. RAVARO SRL		IL PROGETTISTA: Dott. Arch. Stefania PAREI Geom. Pietro PAREI	
Rev.	0	18/11/14	Emissione
Date:			Descrizione:
COMITENTE: CO.FI.IM. RAVARO SRL		P.P.	
INDIRIZZO: Via per Vespolate - GRANOZZO (NO)		Disegnato:	
PROGETTO: NUOVO INSEDIAMENTO PRODUTTIVO VARIANTE PIANO ESECUTIVO CONVENZIONATO		P.P.	
INDIRIZZO: STRADA PROVINCIALE N. 9		Contrattato:	
DISEGNO: IMPIANTO FITODEPURAZIONE - PARTICOLARI VASCHE E POZZETTI		Approvato:	
		SCALA: 1:100 – 1:50 – 1:25	
Via Siberia, 11/2 - 27026 Garlasco PV - Italia T: +39.0382.311341 - F: +39.0382.311739 P: +39.0382.311810 E: info@arvin.it		ARCHIVIO: 14_016_009_D08	

Il presente disegno è proprietà della società, la quale tutela i propri diritti a termine di legge
This drawing is owned by our company, which will protect own rights at law terms